


19-01-2026 S

Kpt. Šimon Zdvovák



DZ. Č. B28 "ZÁKAZ ZASTAVENÍ" + E13 "DATUM OD..." UMÍSTIT 7 DNÍ PŘED ZAHÁJENÍM PRACÍ.

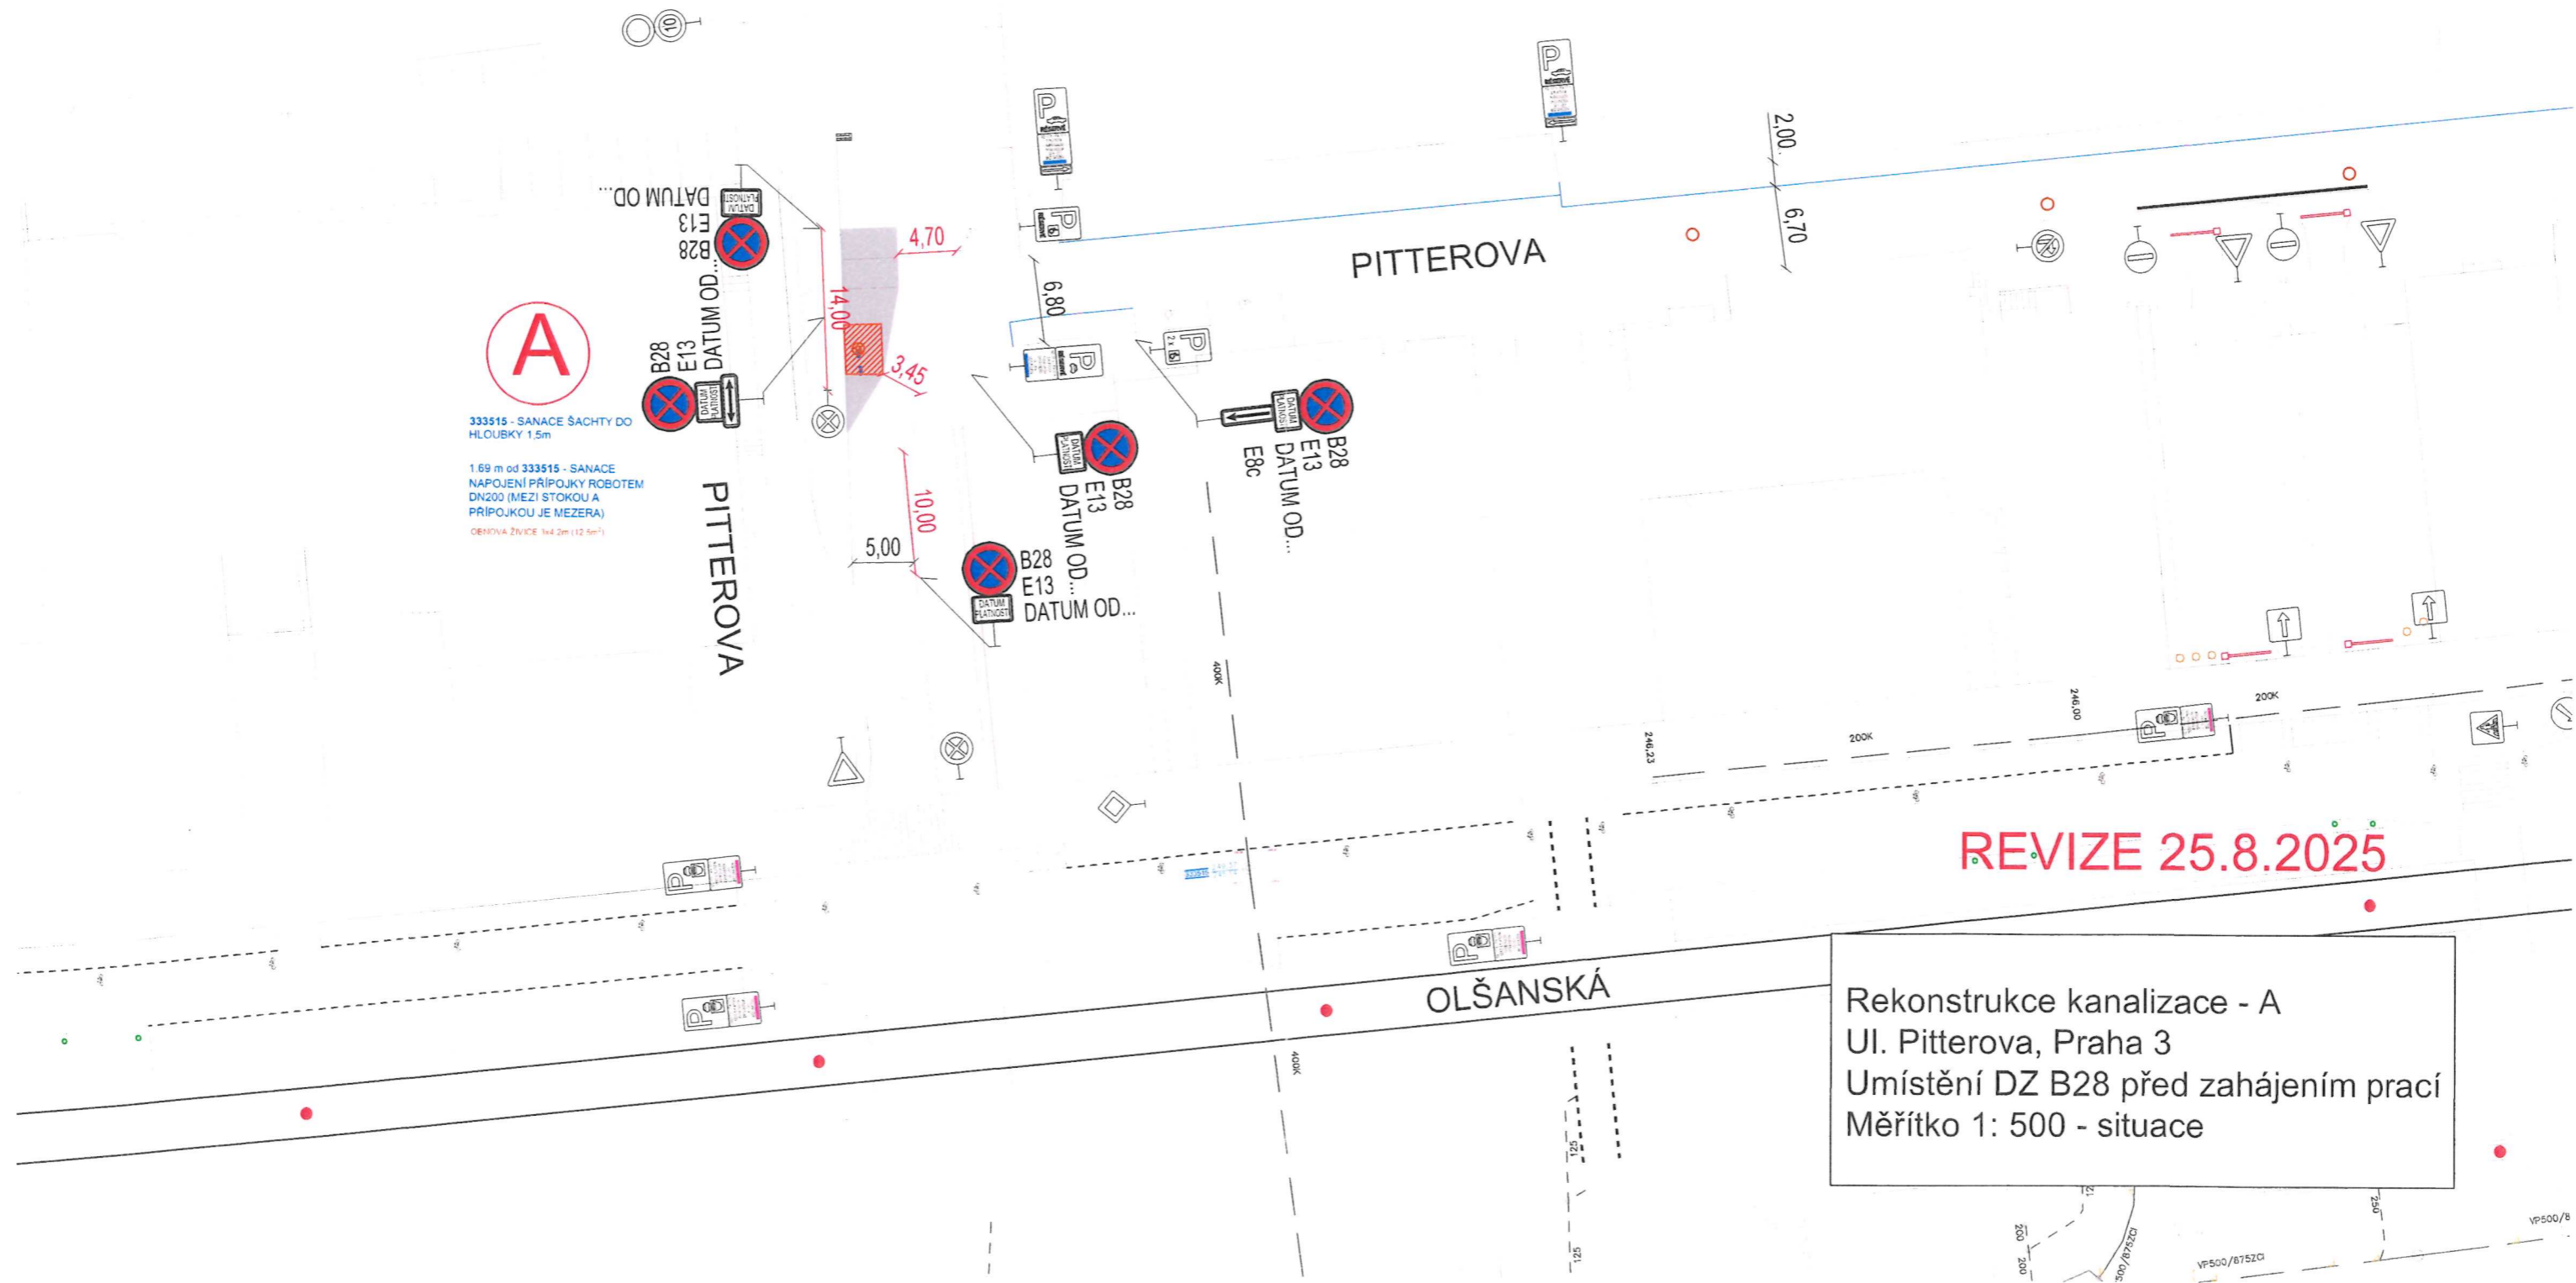

A


333515 - SANACE ŠACHTY DO
HLOUBKY 1.5m
1.69 m od 333515 - SANACE
NAPOJENÍ PŘÍPOJKY ROBOTEM
DN200 (MEZI STOKOU A
PŘÍPOJKOU JE MEZERA)
OBNOVA ŽIVICE 1x4.2m (12.5m²)

REVIZE 25.8.2025

Rekonstrukce kanalizace - A
Ul. Pitteřova, Praha 3
Umístění DZ B28 před zahájením prací
Měřítko 1: 500 - situace

MĚSTSKÁ ČÁST PRAHA 3
Úřad městské části
Seifertova ul. 599/51, Praha 3
- 38 -

POLICIE ČESKÉ REPUBLIKY
KRAJSKÉ ŘEDITELSTVÍ POLICIE
HLAVNÍHO MĚSTA PRAHY
ODDĚLENÍ MÍSTNÍ POLICIE 2
ODDĚLENÍ DOPRAVNÍHO PŘEHLEŽTÍ
140 00 PRAHA 4, KONGRESOVÁ 2

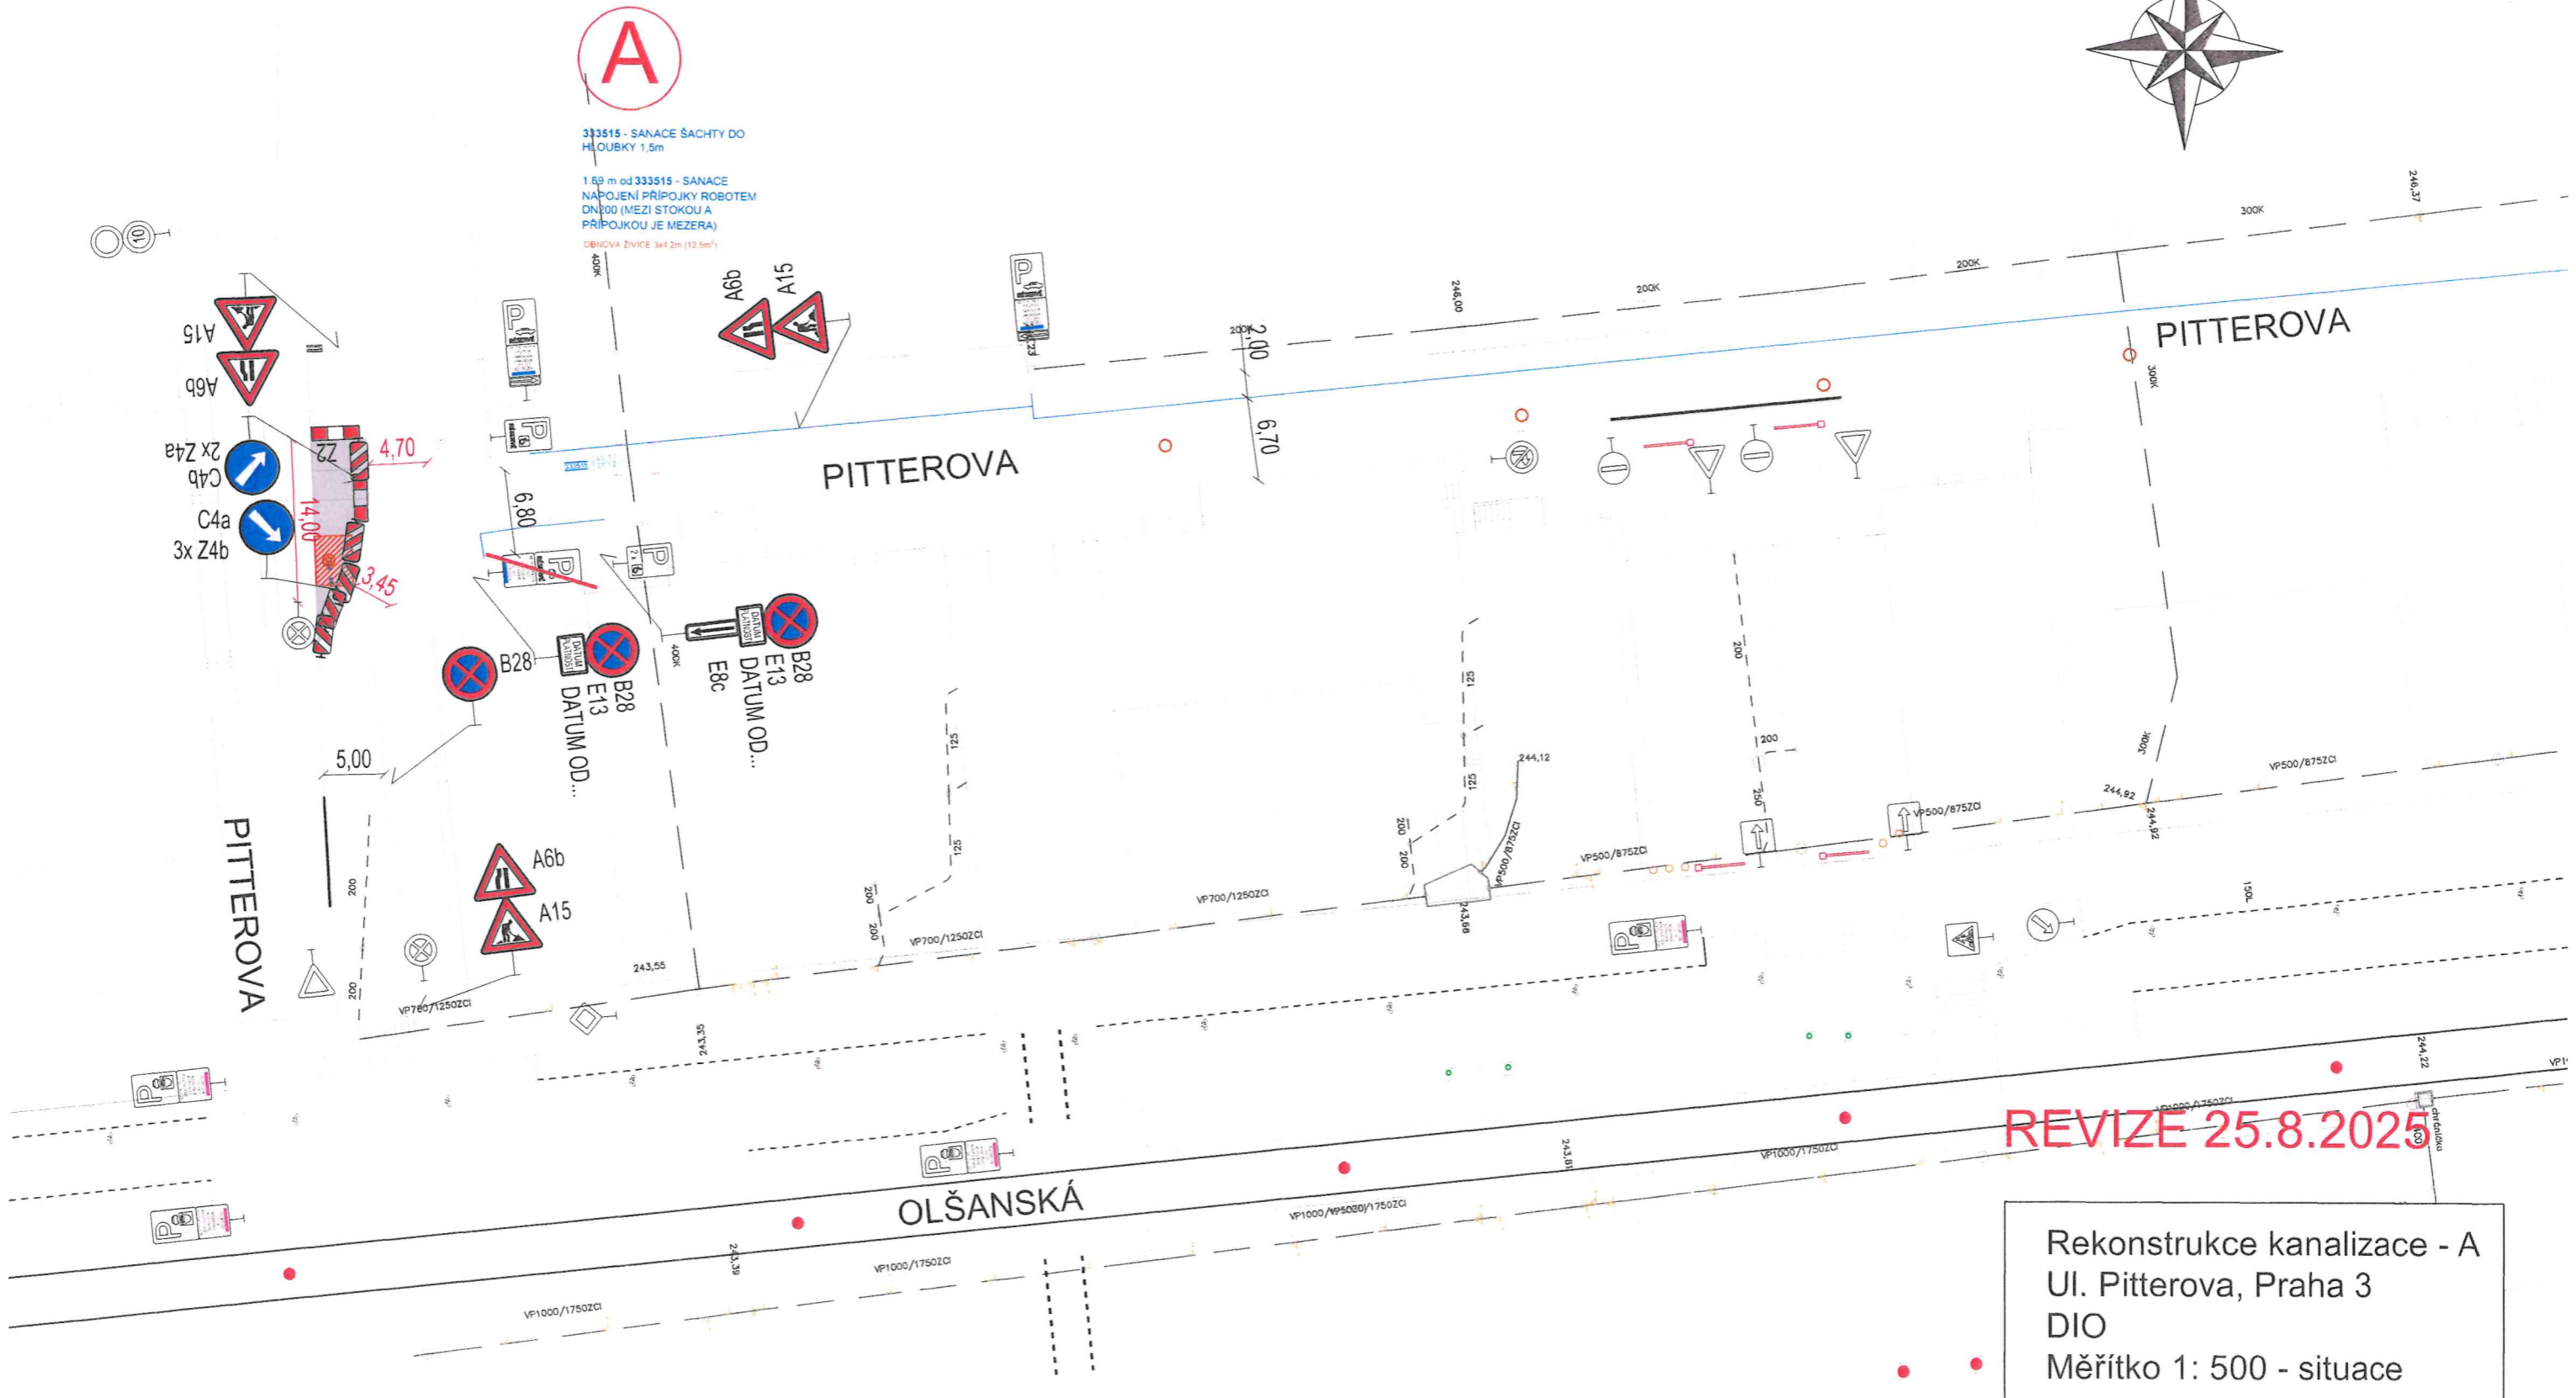

REVIZE 25.8.2025

Rekonstrukce kanalizace - A
Ul. Pitterova, Praha 3
DIO
Měřítko 1: 500 - situace