


PRÍLOHA ROZHODNUTÍ
MĚSTSKÁ ČÁST PRAHA 3
Úřad městské části
Seifertova ul. 559/51, Praha 3
- 38 -


POLICIE ČESKÉ REPUBLIKY
KRAJSKÉ ŘEDITELSTVÍ POLICIE
HLAVNÍHO MĚSTA PRAHY
ODDĚLENÍ PRO DOPRAVNÍ POLICIE 2
ODDĚLENÍ DOPRAVNÍ BEZPEČNOSTI
140 00 PRAHA - KONGRESOVÁ 2



DZ. Č. B28 "ZÁKAZ ZASTAVENÍ" + E13 "DATUM OD..." UMÍSTIT 7 DNÍ PŘED ZAHÁJENÍM PRACÍ.

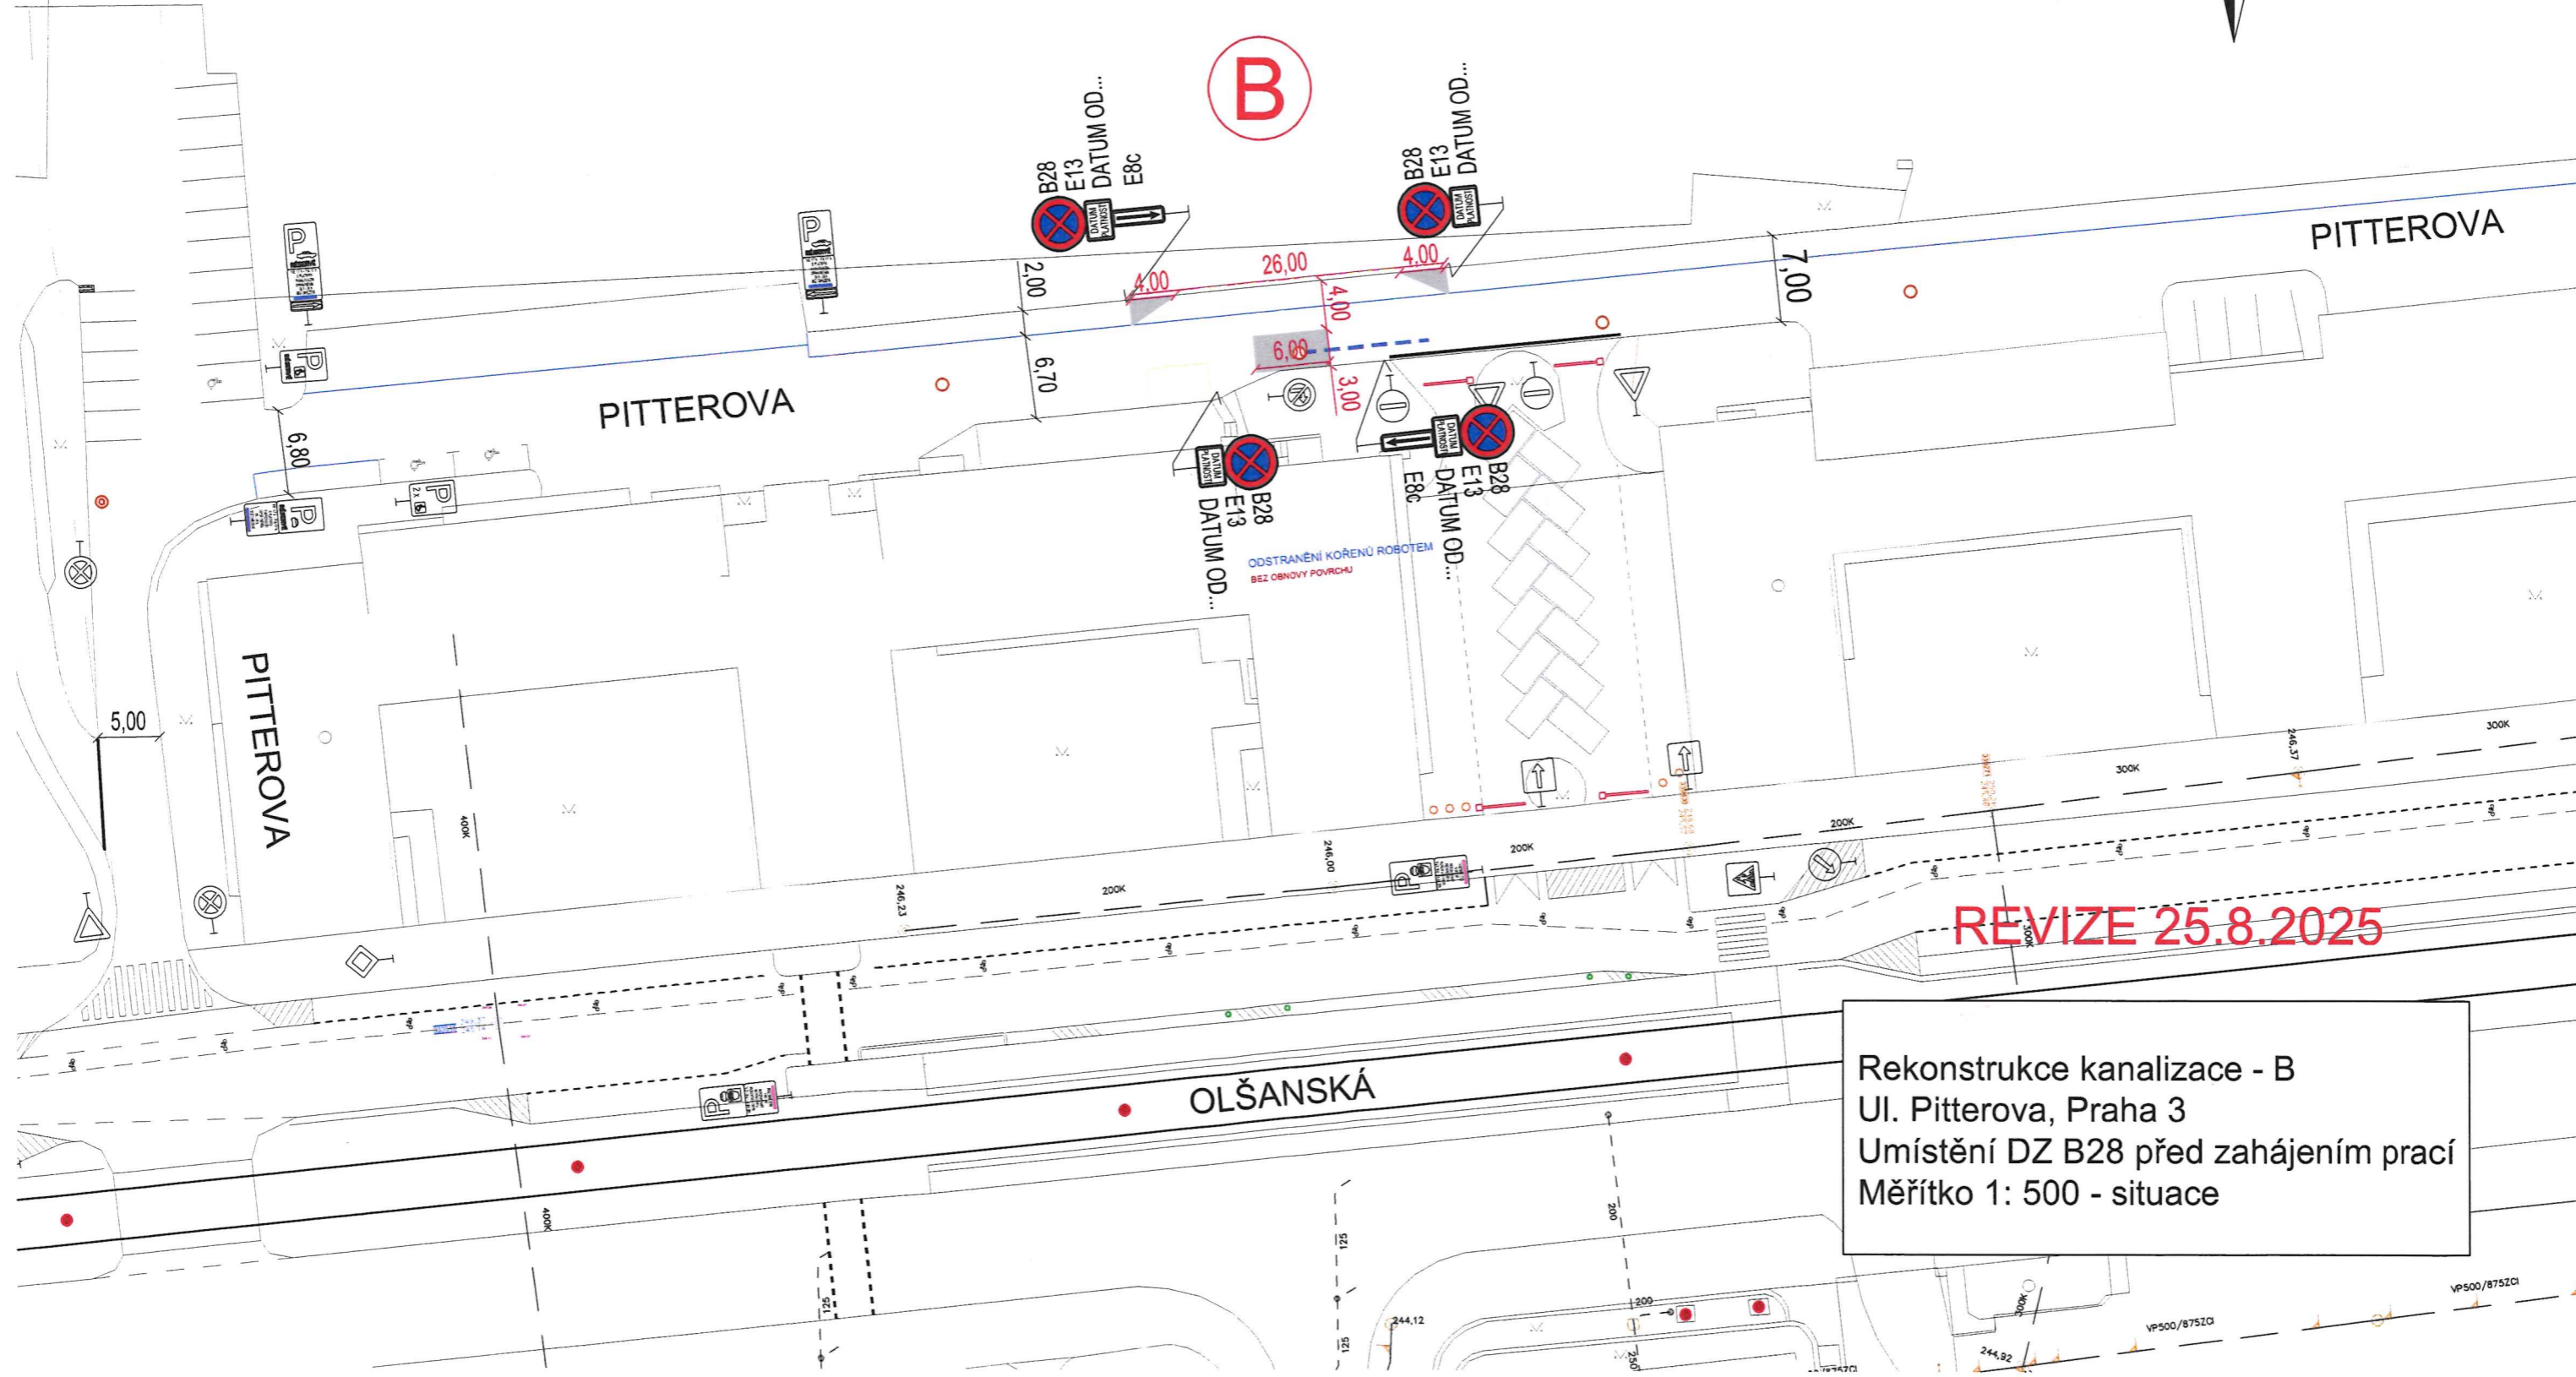

Rekonstrukce kanalizace - B
Ul. Pitterova, Praha 3
Umístění DZ B28 před zahájením prací
Měřítko 1: 500 - situace

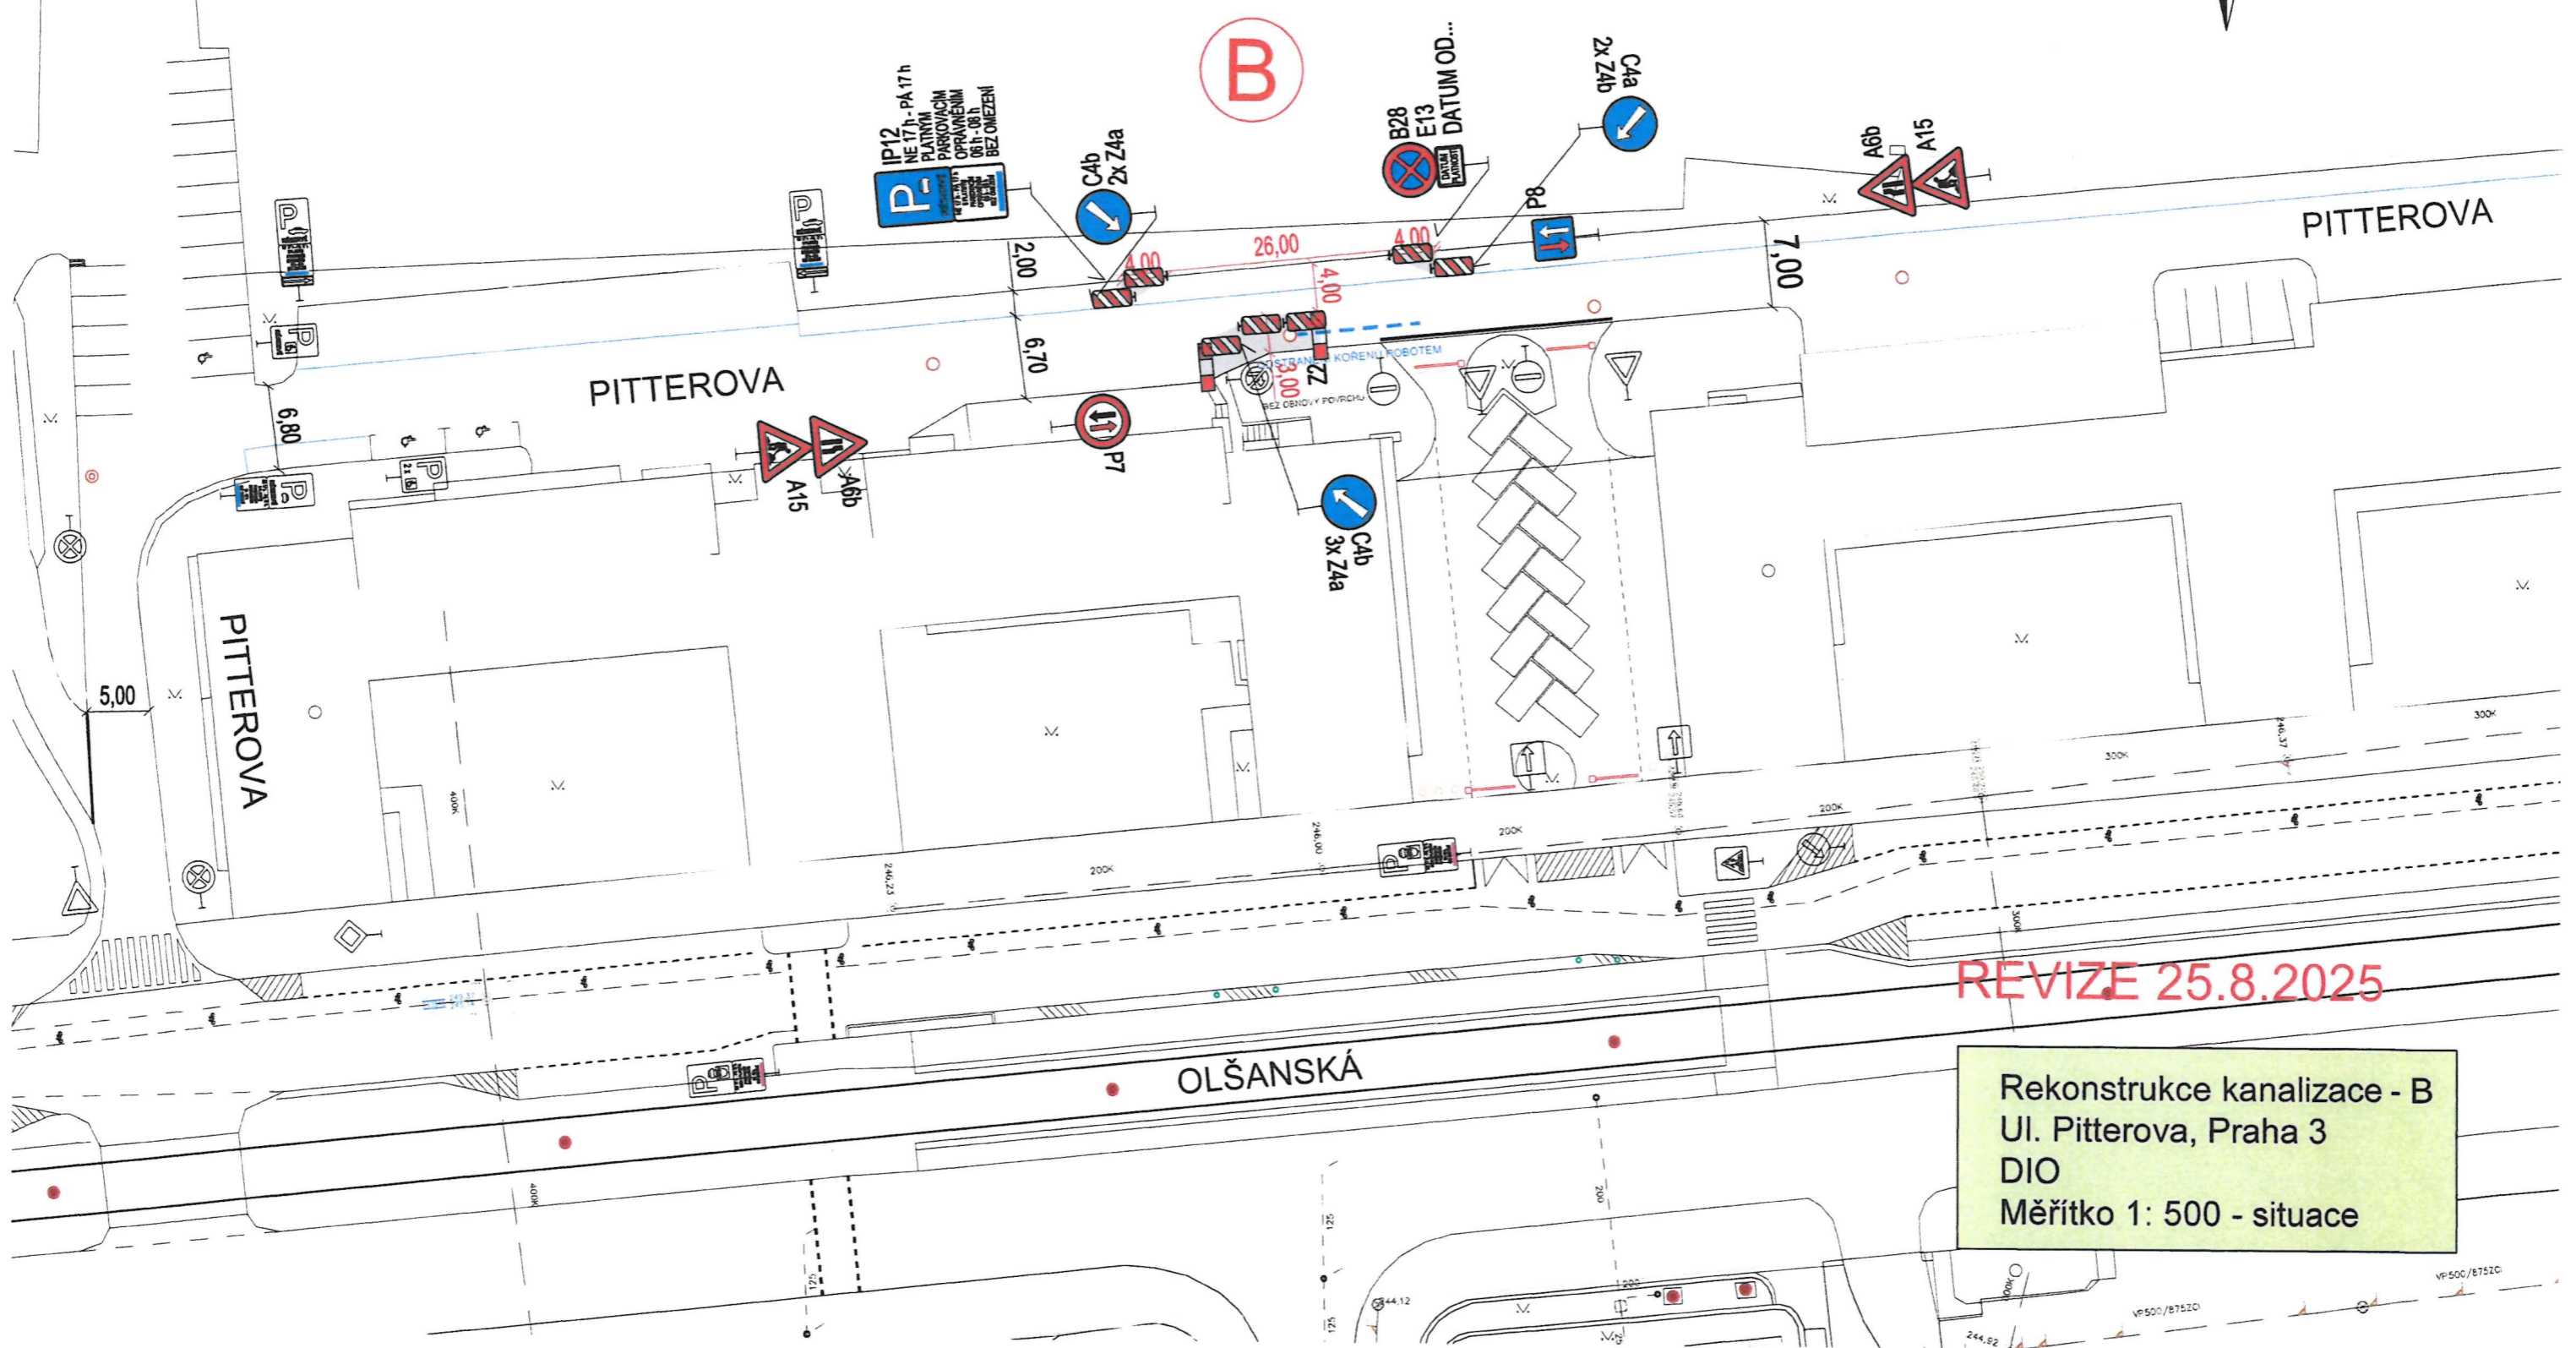

IP12
NE 17h - PA 17h
PLATNÁ
PARKOVACÍ
OPRAVĚNÍ
0611 - 08 D.
BEZ OMEZENÍ

B

B28
E13
DATUM OD...

PITTEROVA

PITTEROVA

PITTEROVA

OLŠANSKÁ

REVIZE 25.8.2025

Rekonstrukce kanalizace - B
Ul. Pitterova, Praha 3
DIO
Měřítko 1: 500 - situace

VP 500/875ZC1