


PŘÍLOHA ROZHODNUTÍ
MĚSTSKÁ ČÁST PRAHA 3
Úřad městské části
Seifertova ul. 639/51, Praha 3
33


POLICIE ČESKÉ REPUBLIKY
KRAJSKÉ ŘEDITELSTVÍ POLICIE
HLAVNÍHO MĚSTA PRAHY
ODBOR SLUŽBY DOPRAVNÍ POLICIE 2
ODDĚLENÍ DOPRAVNÍHO INŽENÝRSTVÍ
140 00 PRAHA 4, KONGRESOVÁ 2

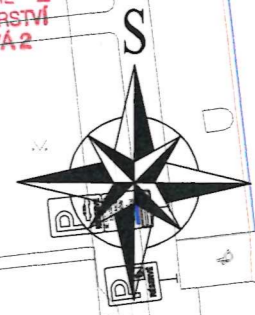

DZ. Č. B28 "ZÁKAZ ZASTAVENÍ" + E13 "DATUM OD..." UMÍSTIT 7 DNÍ PŘED ZAHÁJENÍM PRACÍ.

E

339341 - SANACE ŠACHTY DO
HLOUBKY min. 1.5m
OBNOVA ŽIVICE 3x3m (9,0m²)

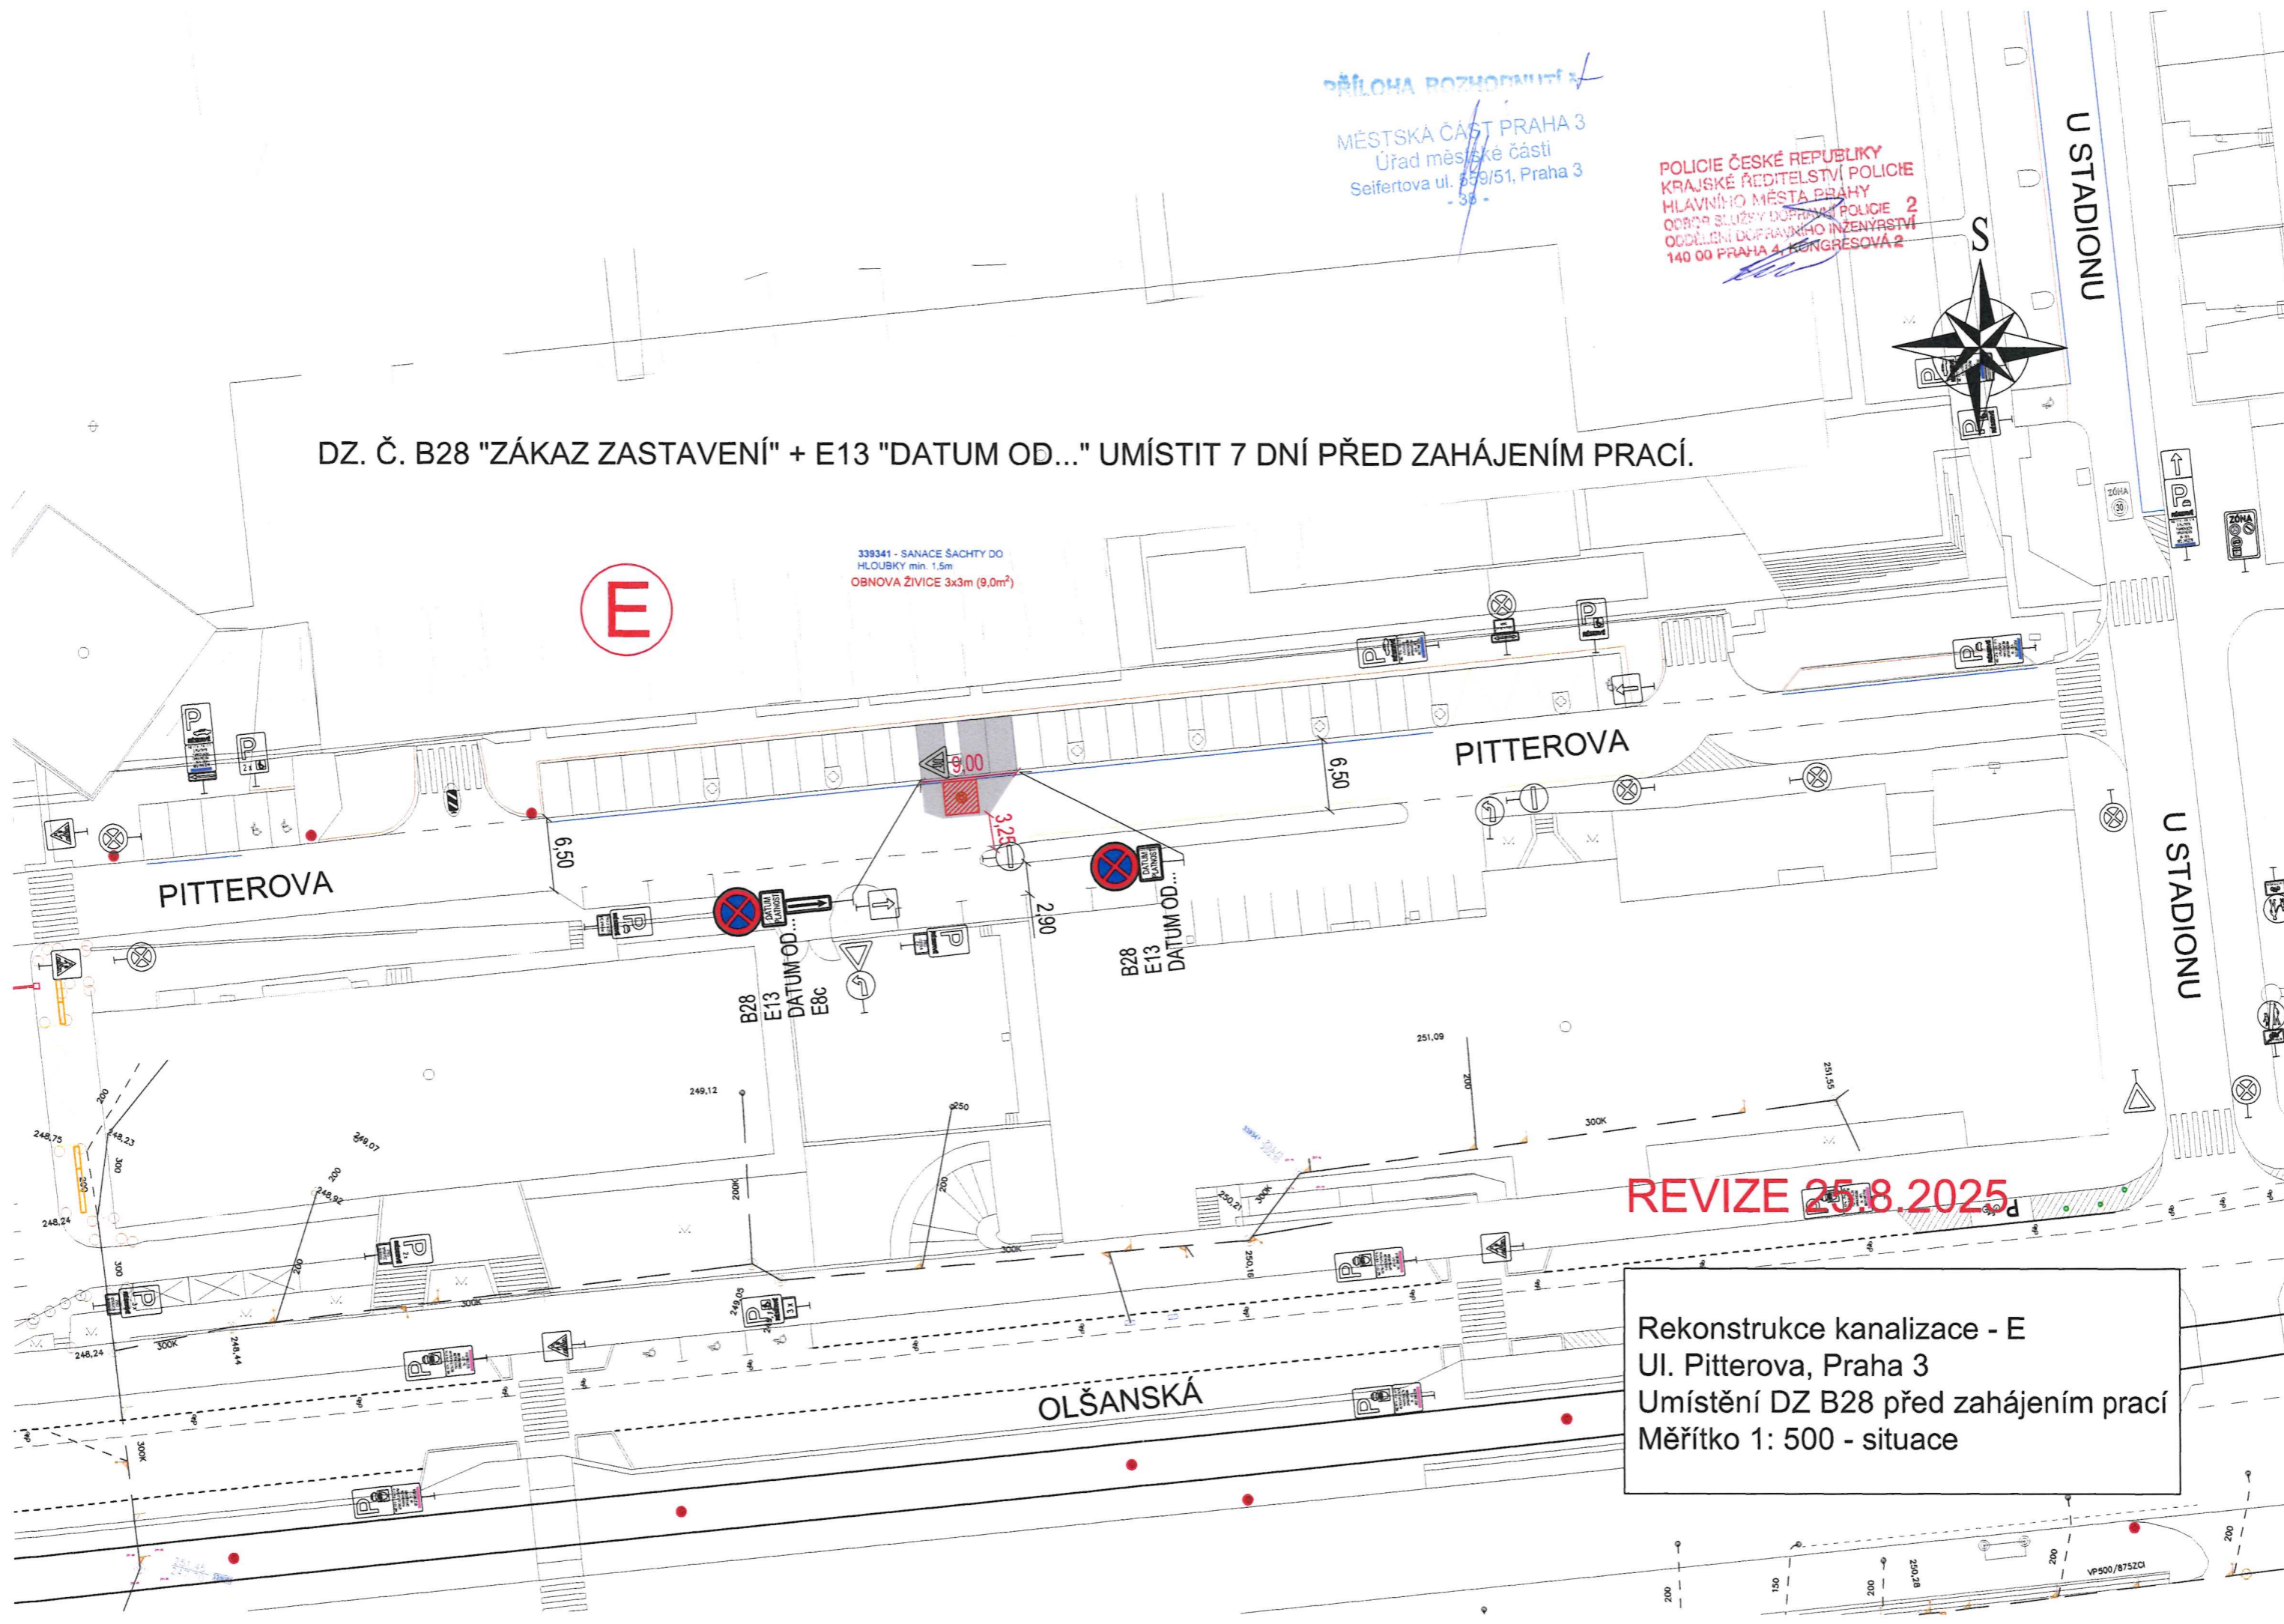


REVIZE 25.8.2025

Rekonstrukce kanalizace - E
Ul. Pitterova, Praha 3
Umístění DZ B28 před zahájením prací
Měřítko 1: 500 - situace

DZ. Č. B28 "ZÁKAZ ZASTAVENÍ" + E13 "DATUM OD..." UMÍSTIT 7 DNÍ PŘED ZAHÁJENÍM PRACÍ.



339341 - SANACE ŠACHTY DO
HLOUBKY min. 1.5m
OBNOVA ŽIVICE 3x3m (9 DM²)

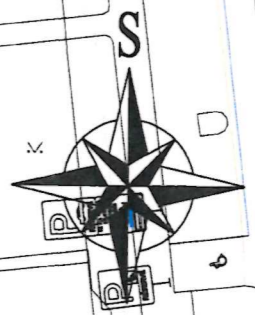

U STADIONU

PITTEROVA

U STADIONU

PITTEROVA


B28
E13
DATUM OD...
E8c


B28
E13
DATUM OD...

REVIZE 25.8.2025

Rekonstrukce kanalizace - E
Ul. Pitterova, Praha 3
Umístění DZ B28 před zahájením prací
Měřítko 1: 500 - situace

OLŠANSKÁ

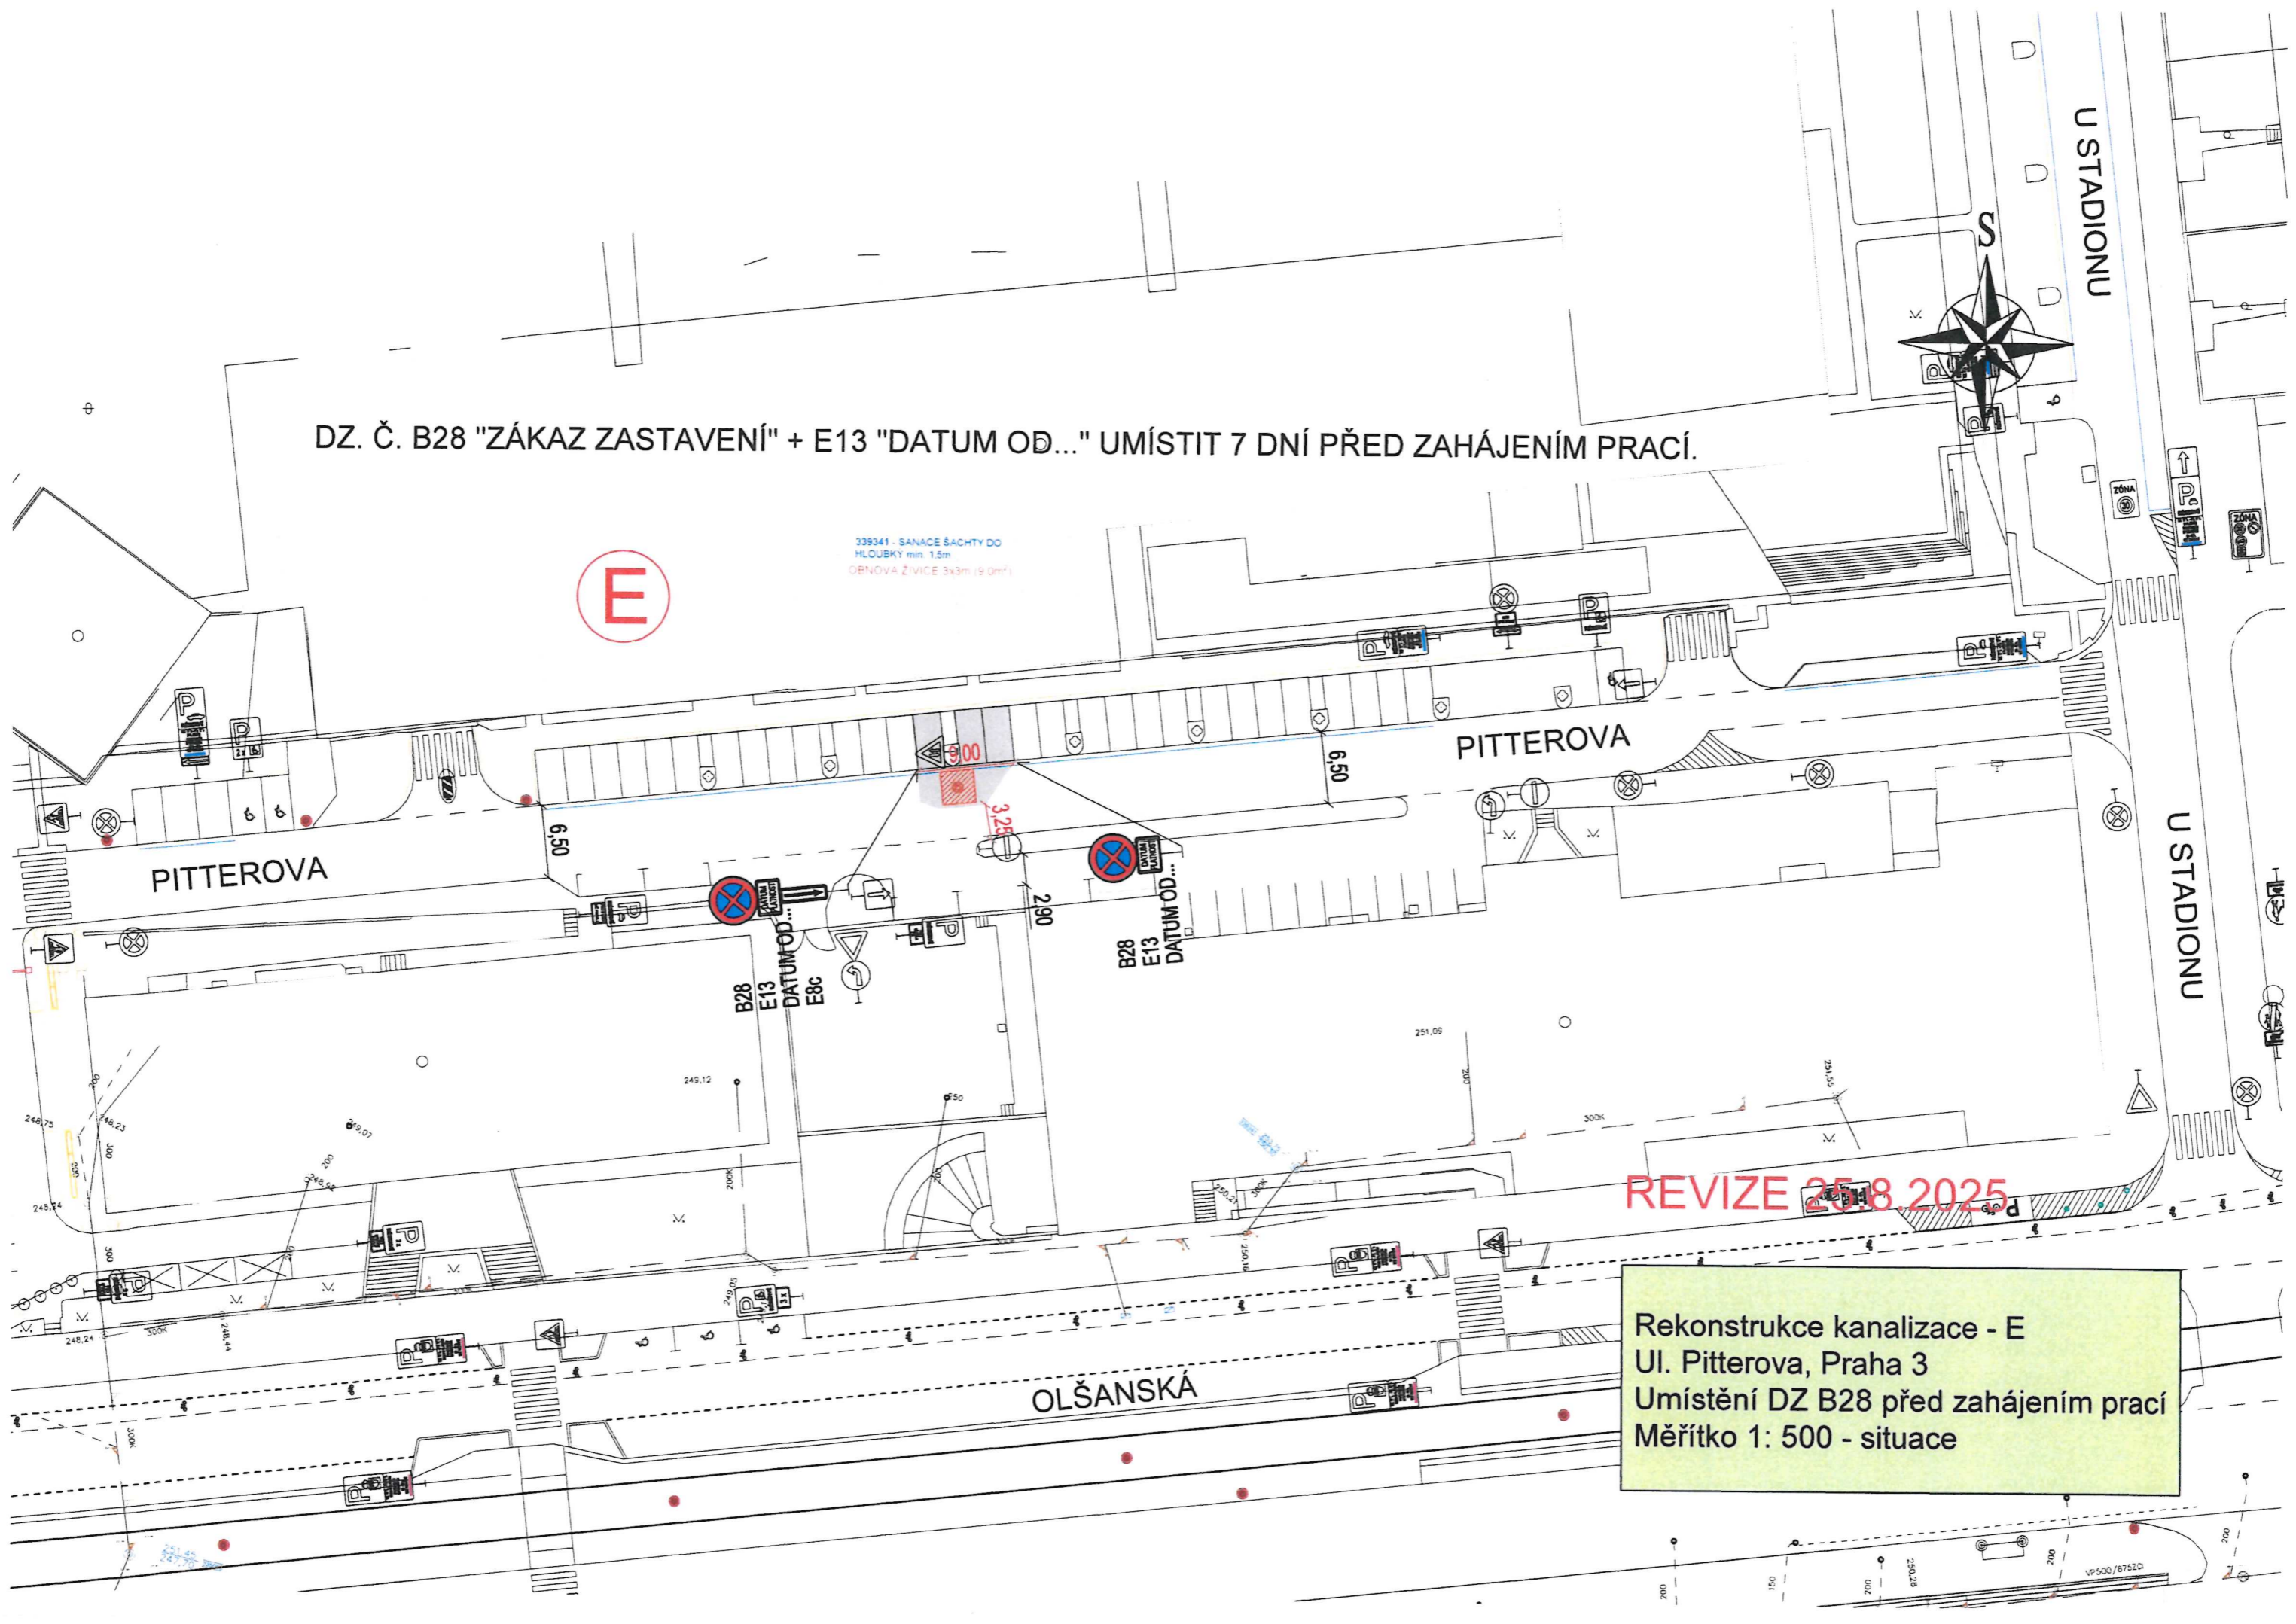

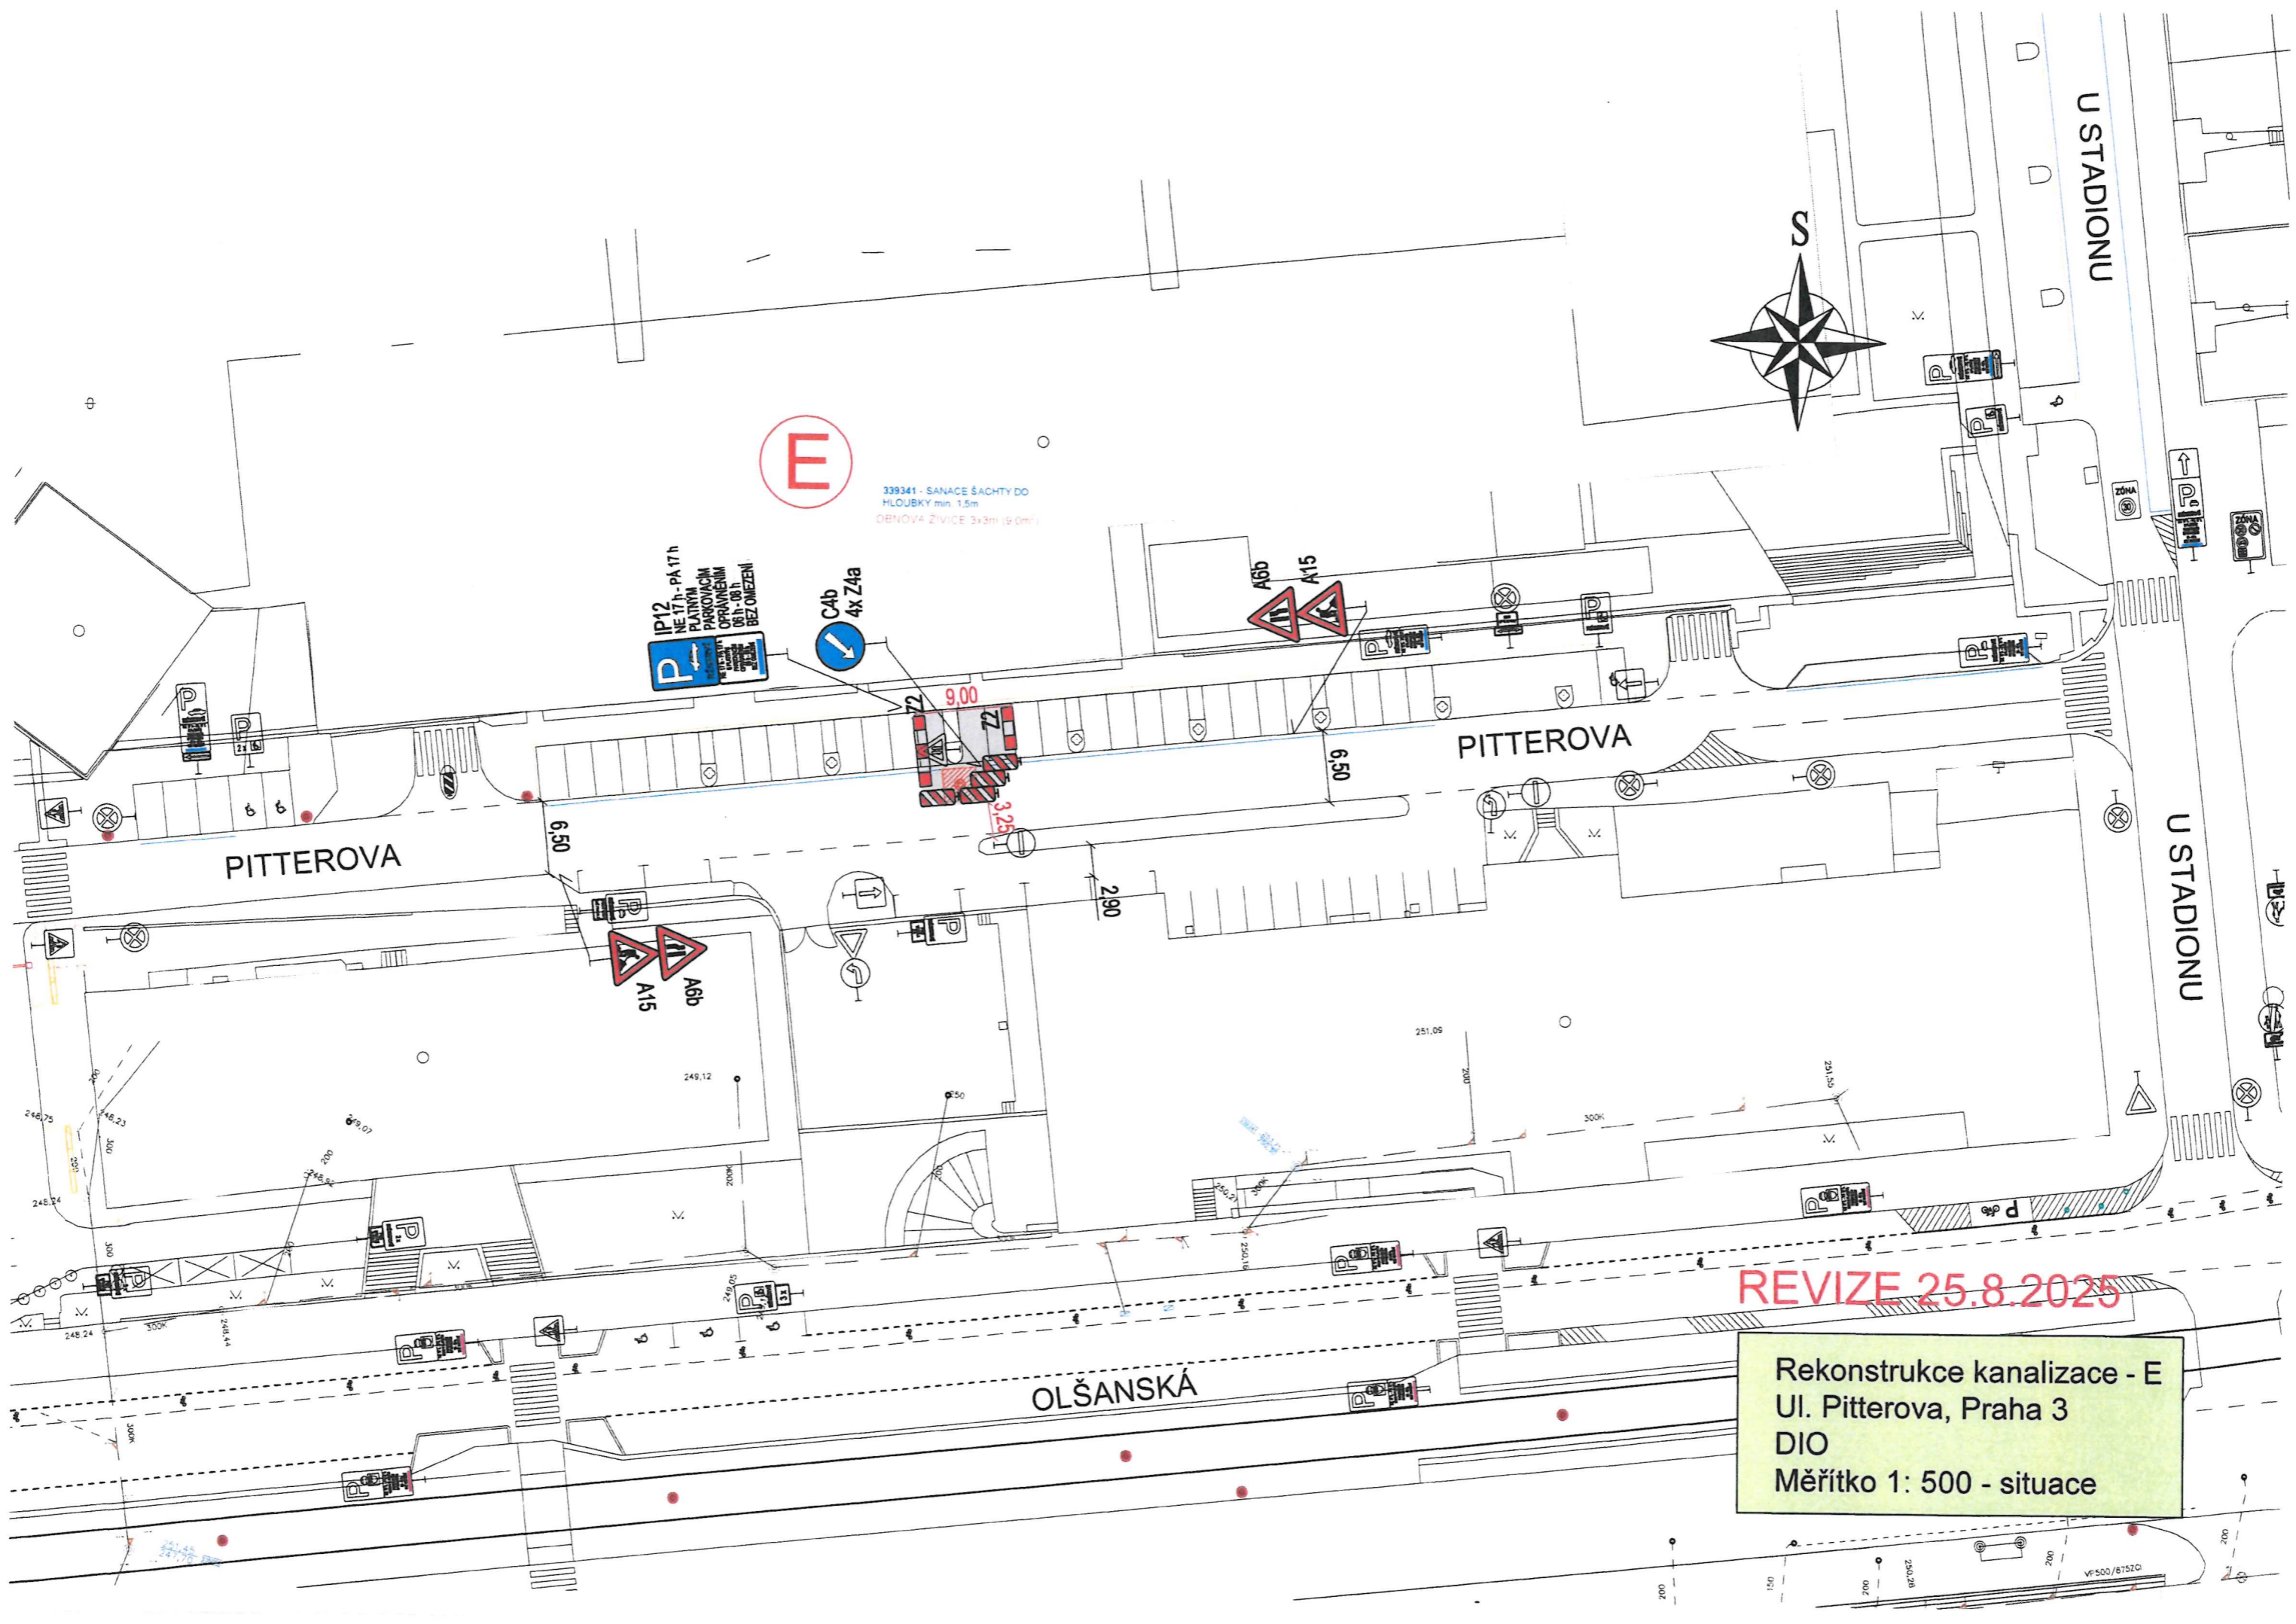

E

339341 - SANACE ŠACHTY DO
HLOUBKY min. 1,5m
OBNOVA ŽIVICE 3x3m (9,0m²)

IP12
NE 17h - PA 17h
PLATNÝM
PARKOVACÍM
OPRAVENÍM
OBYČNÝM
BEZ OMEZENÍ

C4b
4x Z4a

A6b
A15

A6b
A15

REVIZE 25.8.2025

Rekonstrukce kanalizace - E
Ul. Pitterova, Praha 3
DIO
Měřítko 1: 500 - situace

PITTEROVA

PITTEROVA

OLŠANSKÁ

U STADIONU

U STADIONU